

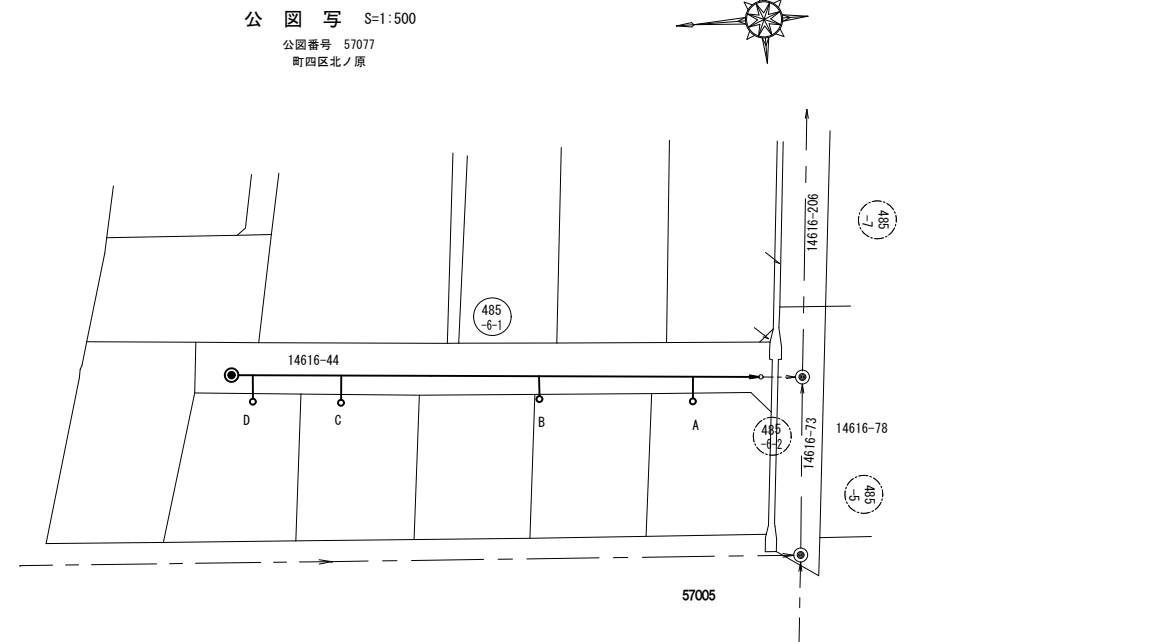
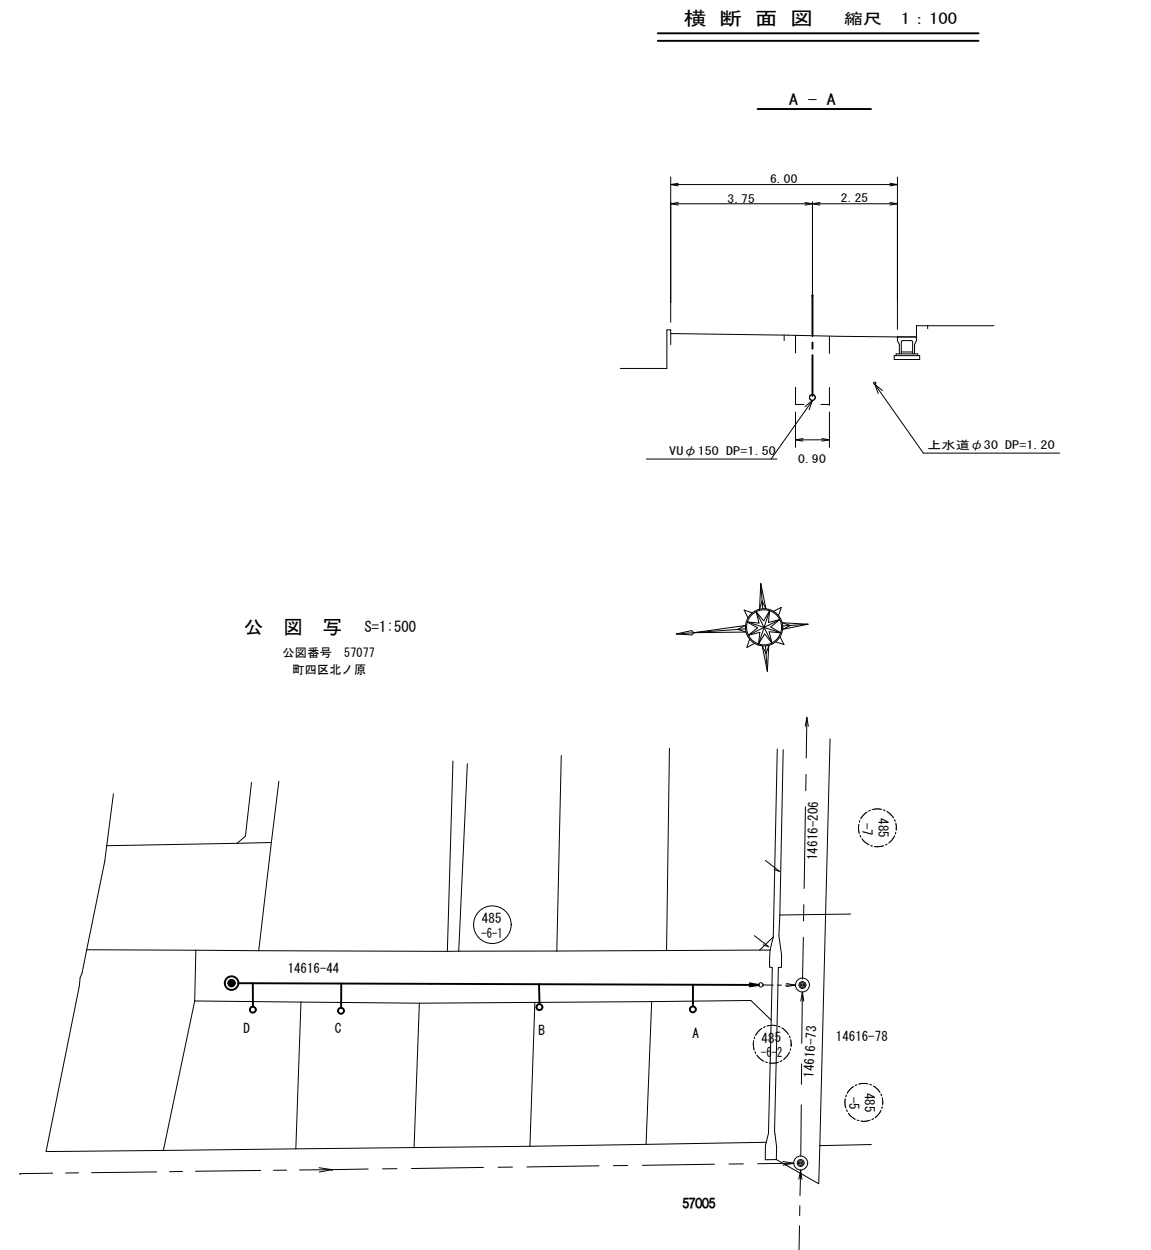


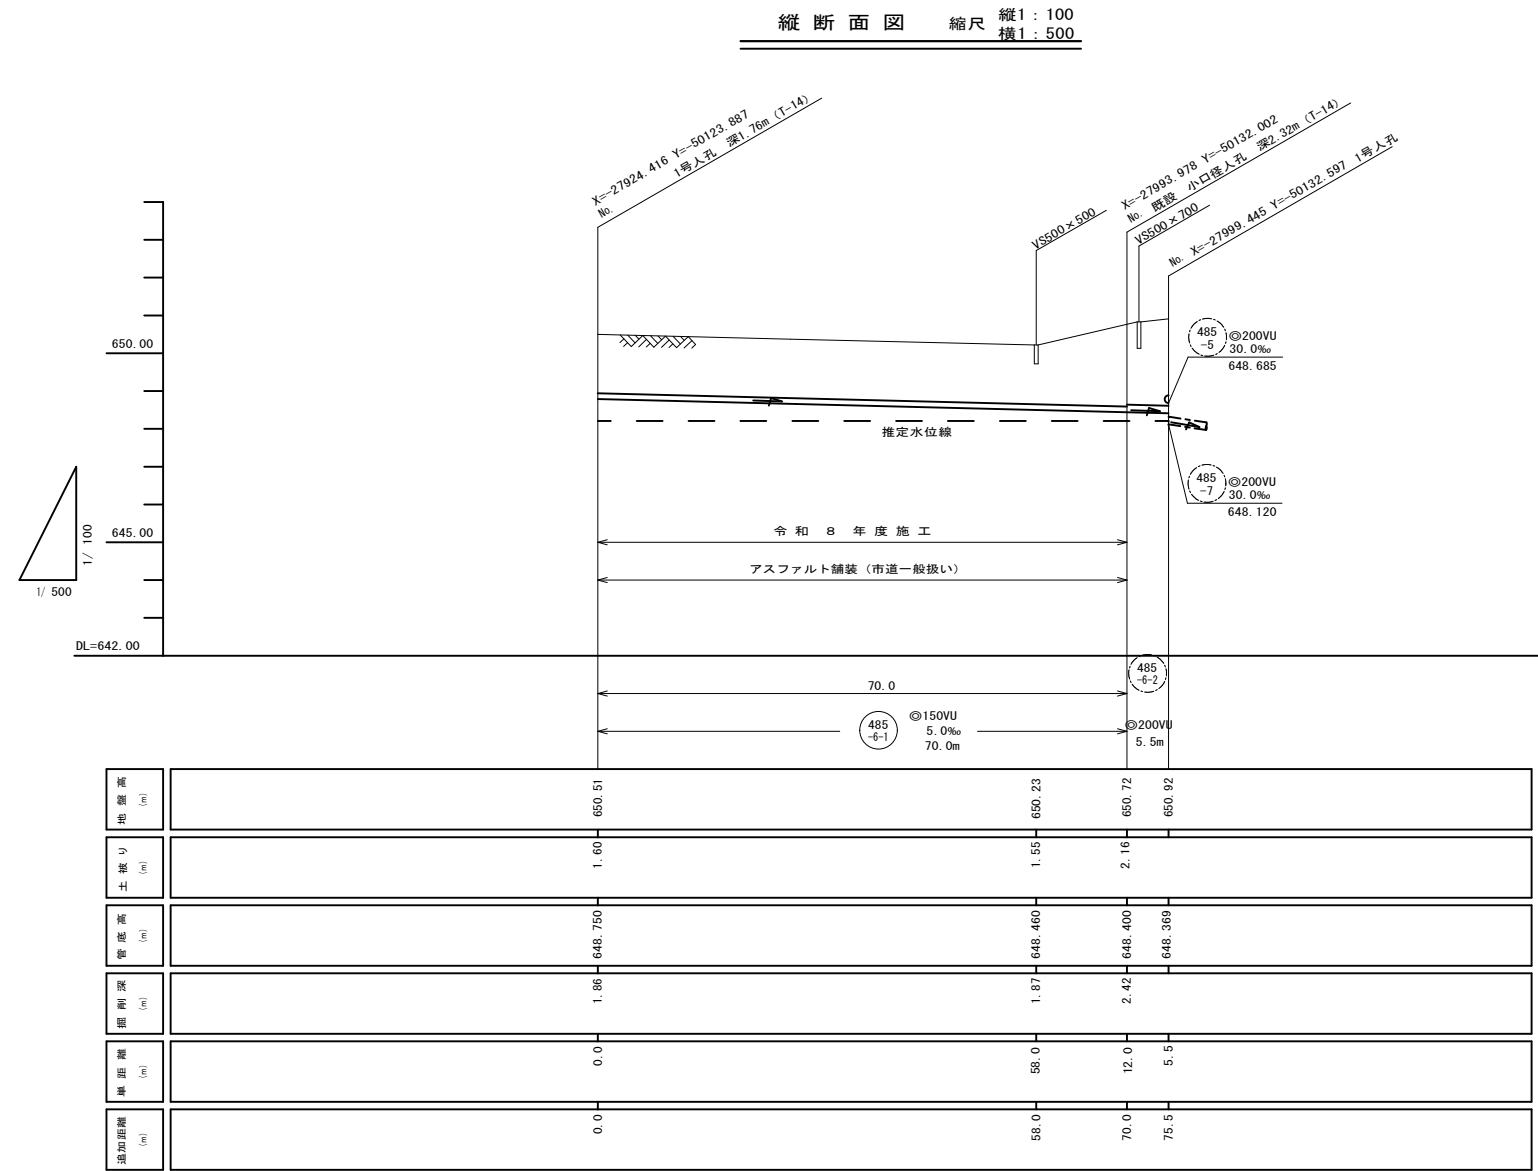

管路番号					
485-6-1					

案内図 S=1 : 5,000

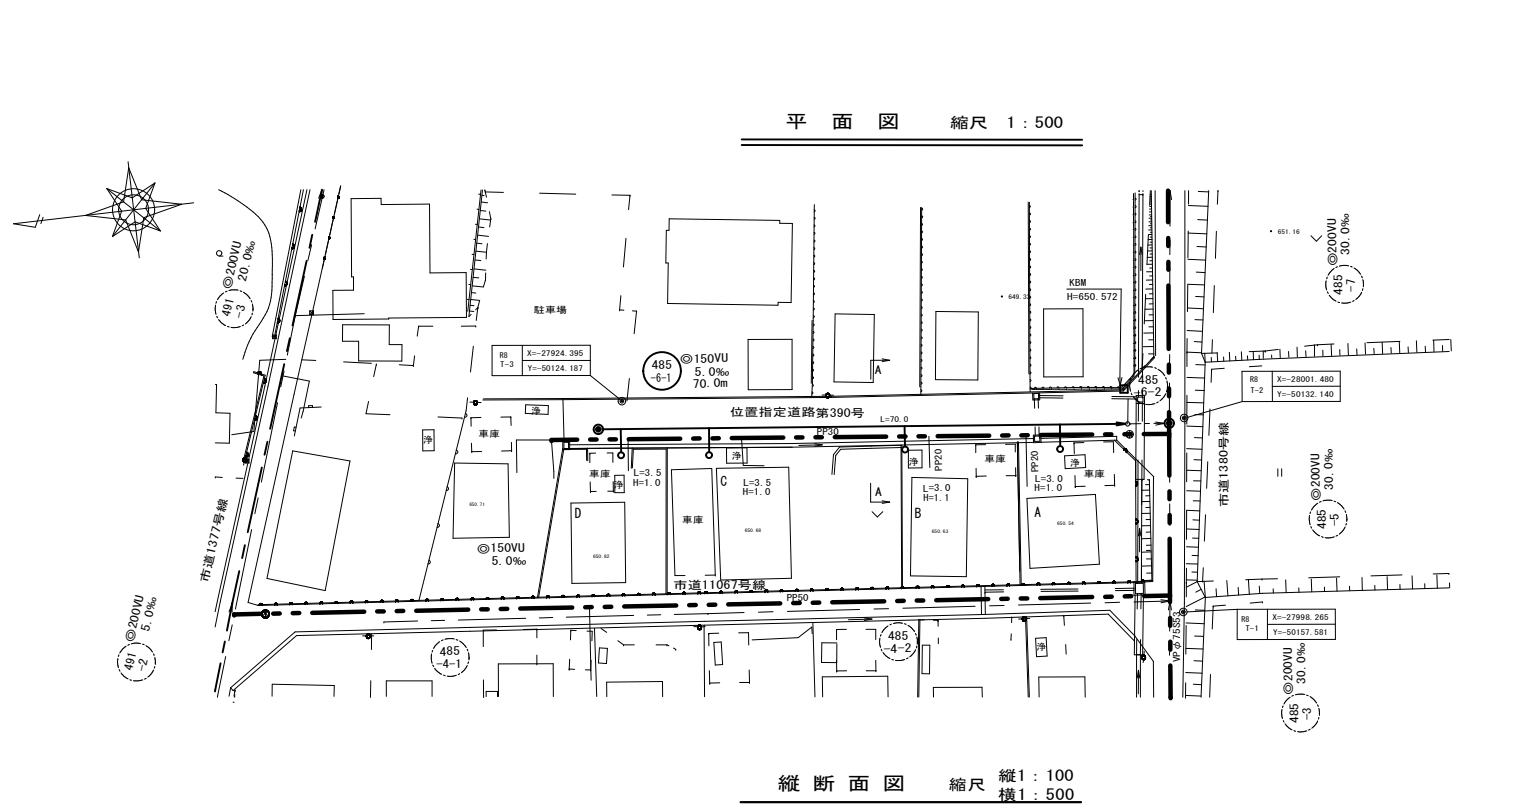

令和8年度 公共下水道事業 管渠工事 北の原工区			
平面図		縦断面図 縮尺 図示	
駒ヶ根市 赤穂 北の原			
市長		課長	
照査	設計	製図	
図面番号 1		業中之 1	
駒ヶ根市 上下水道課			

今回設計路線	○	→
施工済路線	○	- - ->